

- Oznaczenia**
- Pole wyłączonego zakresu
  - Projektowany kabel napowietrzny
  - Projektowane przyłącza do budynków
  - Granica działek
  - Granica działek do wyłączenia

STAROSTWO POWIATOWE  
we Włoszczowie  
29-100 Włoszczowa, ul. Włocławska 10  
tel. (041) 39-44-950

Załącznik nr 1  
do decyzji Starosty Włoszczowskiego  
Znak: C.N. 652.2.6.2019.13

*[Signature]*  
STAROSTA POWIATOWY  
mgr inż. Paweł Kowalczyk  
Kierownik Wydziału Geodezji, Kartografii  
i Gospodarki Nieruchomościami


Wykonawca:  
**IRIS** IRIS Telecommunication Poland Sp. z o.o.  
ul. Sienkiewicza 85/87, 90-059 Łódź

Inwestor:  
**NEXERA** Nexera Sp. z o.o.  
ul. Jacek Pawał II 29, 00-867 Warszawa

Tytuł Projektu:  
Budowa sieci FTTH Mieczyn, gm. Krasocin województwo Świętokrzyskie.

Temat Rysunku:  
Plan zagospodarowania terenu.

Projekt ID: 3.3.26.53a	Format: 297x420	Skala: 1:1000	
Nr Obszaru: 3	Arkusz: 1	Nr rysunku: 1	
Nr Szafy Dostępowej / Nr gałęzi funkcjonalnej: 309079		Kod Obszaru: SJA	
Imię i Nazwisko	Nr Uprawnień	Podpis	Data
Projektant: mgr inż. Jarosław Struś	SW/0046/2-07/06	<i>[Signature]</i>	07.2019
Opracował: inż. Albert Kozłowski	brk	<i>[Signature]</i>	07.2019
Uwagi:			

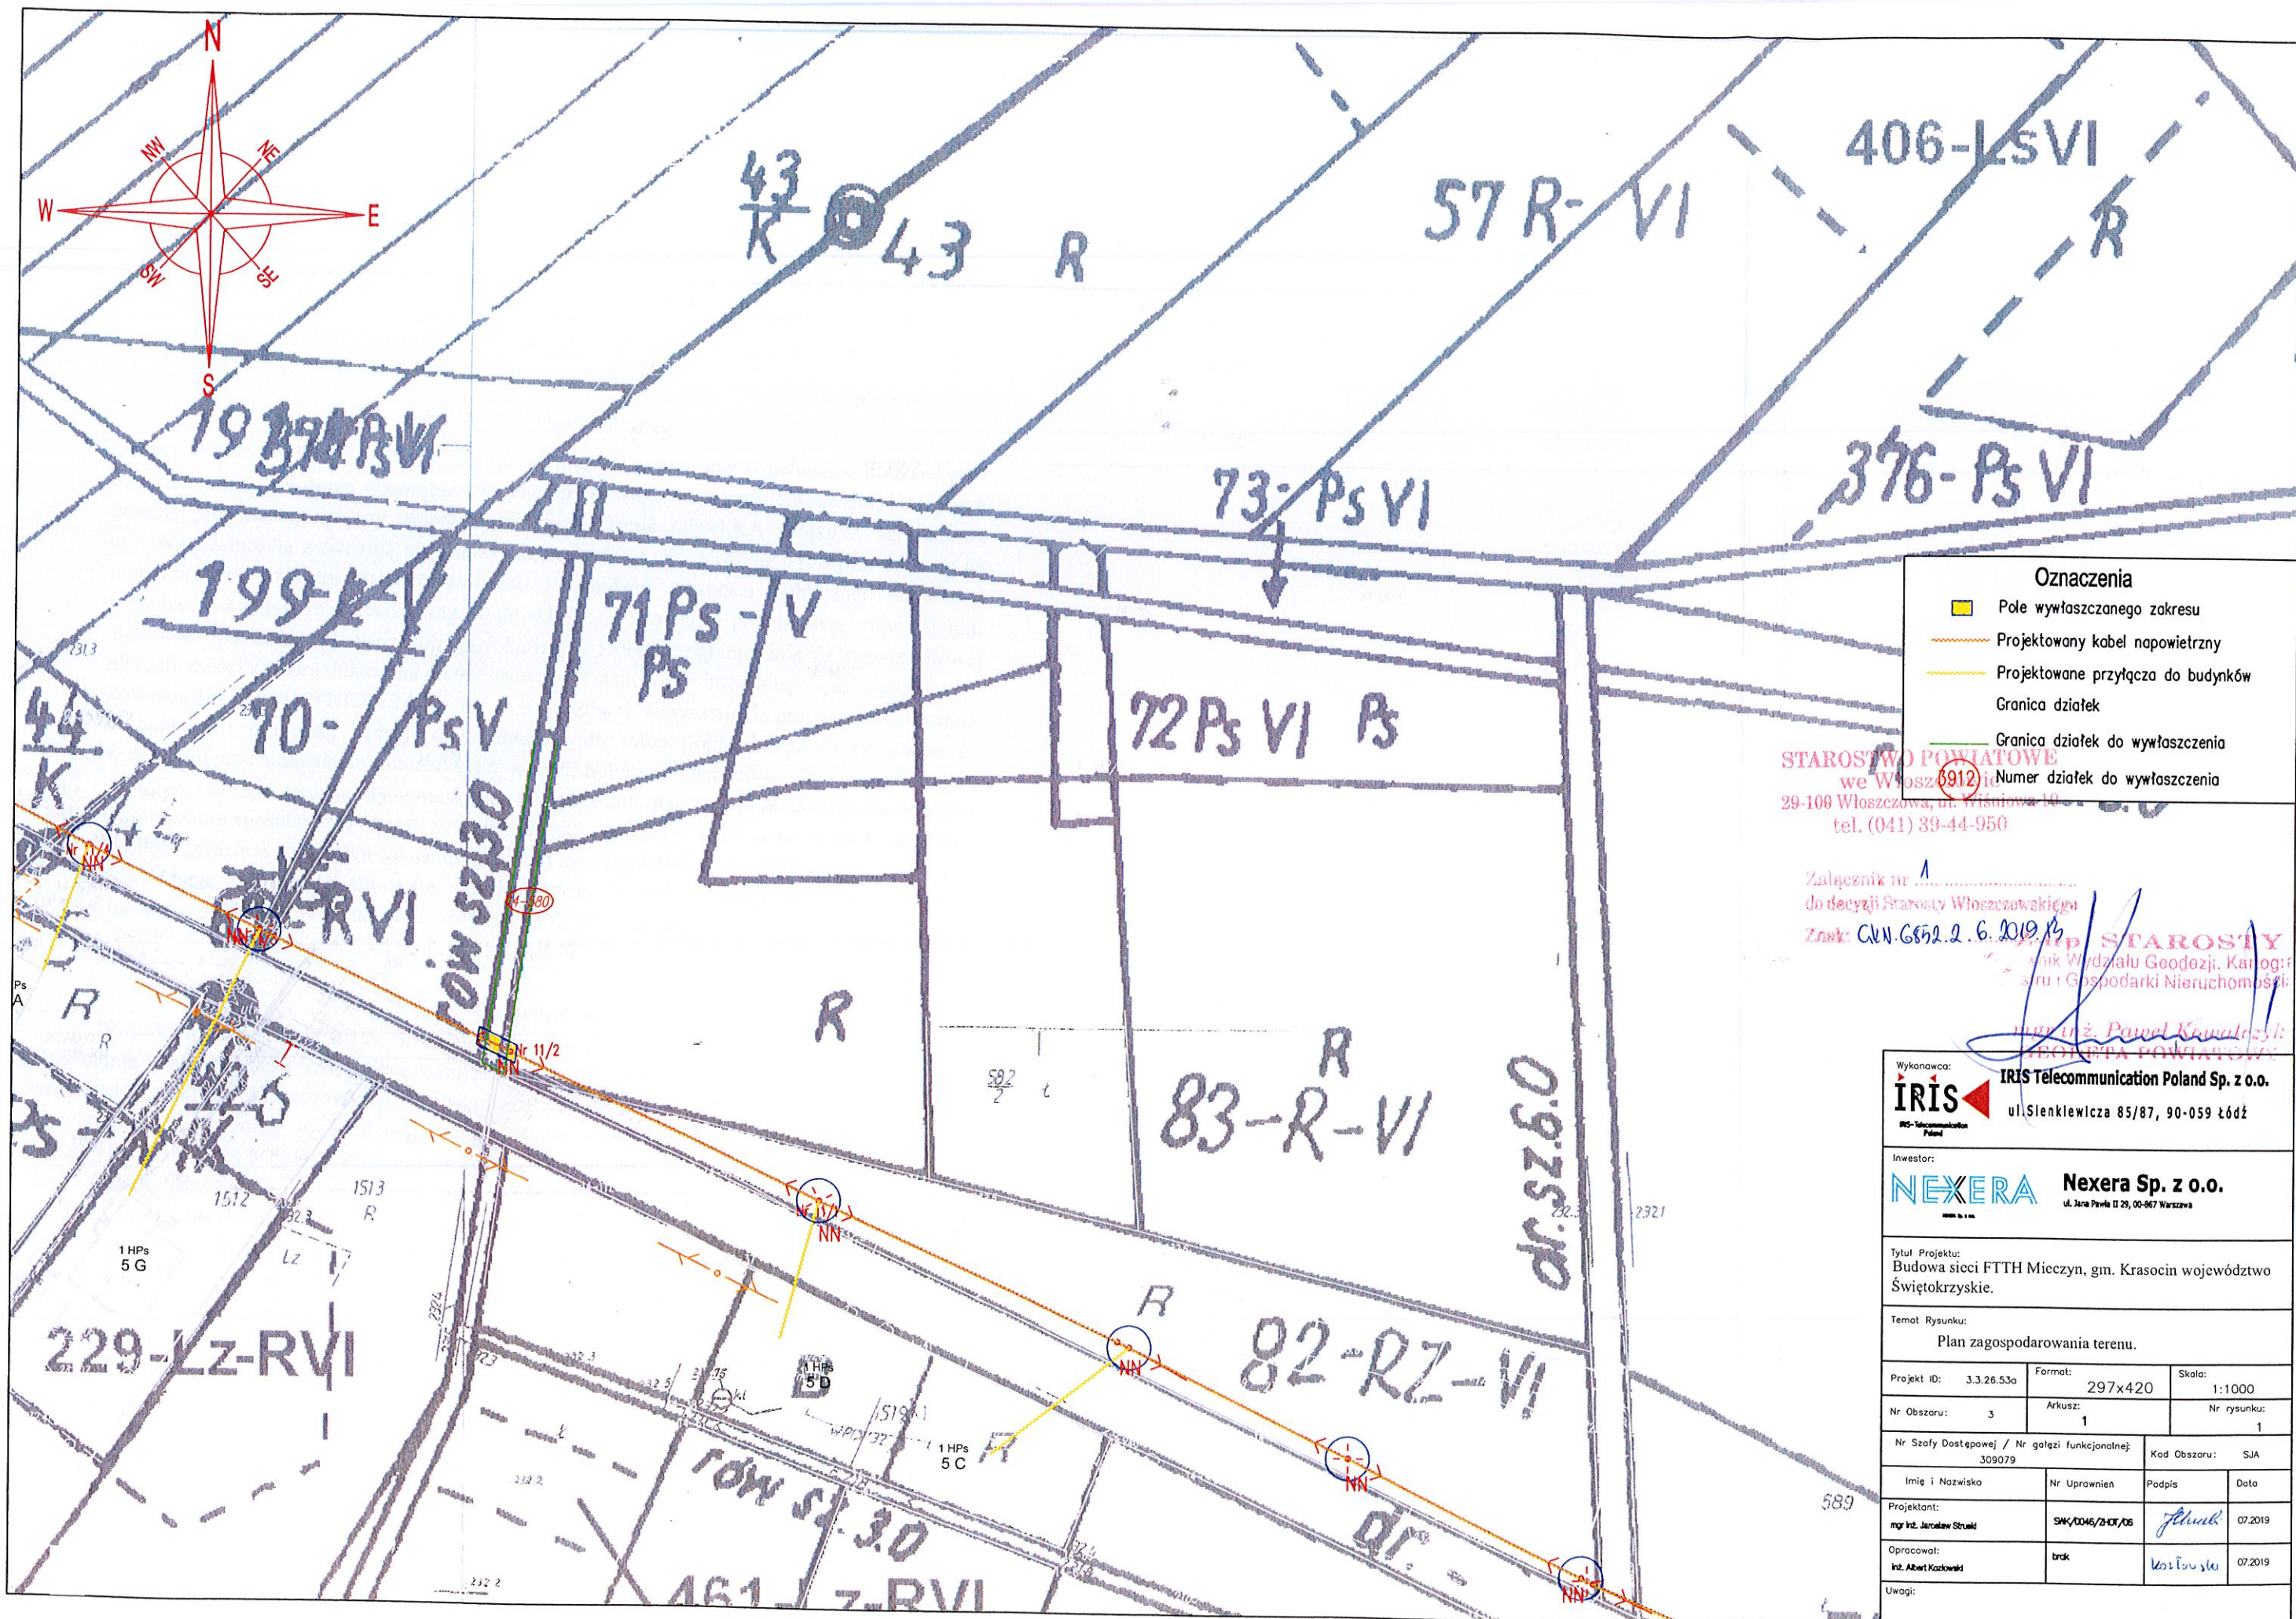

- Oznaczenia**
- Pole wyłączonego zakresu
  - Projektowany kabel napowietrzny
  - Projektowane przyłącza do budynków
  - Granica działek
  - Granica działek do wyłączenia

STAROSTWO POWIATOWE  
we Włoszczowie 3912  
29-100 Włoszczowa, ul. Włocławska 10  
tel. (041) 39-44-950

Załącznik nr 1  
do decyzji Starosty Włoszczowskiego  
Znak: CWN.G652.2.6.2019.13  
Paweł Kowalczyk  
Starosta Powiatowy

Wykonawca:  
**IRIS** IRIS Telecommunication Poland Sp. z o.o.  
ul. Sienkiewicza 85/87, 90-059 Łódź

Inwestor:  
**NEXERA** Nexera Sp. z o.o.  
ul. Jacek Piłsudski 29, 00-967 Warszawa

Tytuł Projektu:  
Budowa sieci FTTH Mieczyn, gm. Krasocin województwo Świętokrzyskie.

Temat Rysunku:  
Plan zagospodarowania terenu.

Projekt ID: 3.3.26.53a	Format: 297x420	Skala: 1:1000	
Nr Obszaru: 3	Arkusz: 1	Nr rysunku: 1	
Nr Szafy Dostępowej / Nr gałęzi funkcjonalnej: 309079		Kod Obszaru: SJA	
Imię i Nazwisko	Nr Uprawnień	Podpis	Data
Projektant: mgr Inż. Jarosław Struś	SW/0046/2-07/06	<i>J Struś</i>	07.2019
Opracował: Inż. Albert Kozłowski	brak	<i>A Kozłowski</i>	07.2019
Uwagi:			